




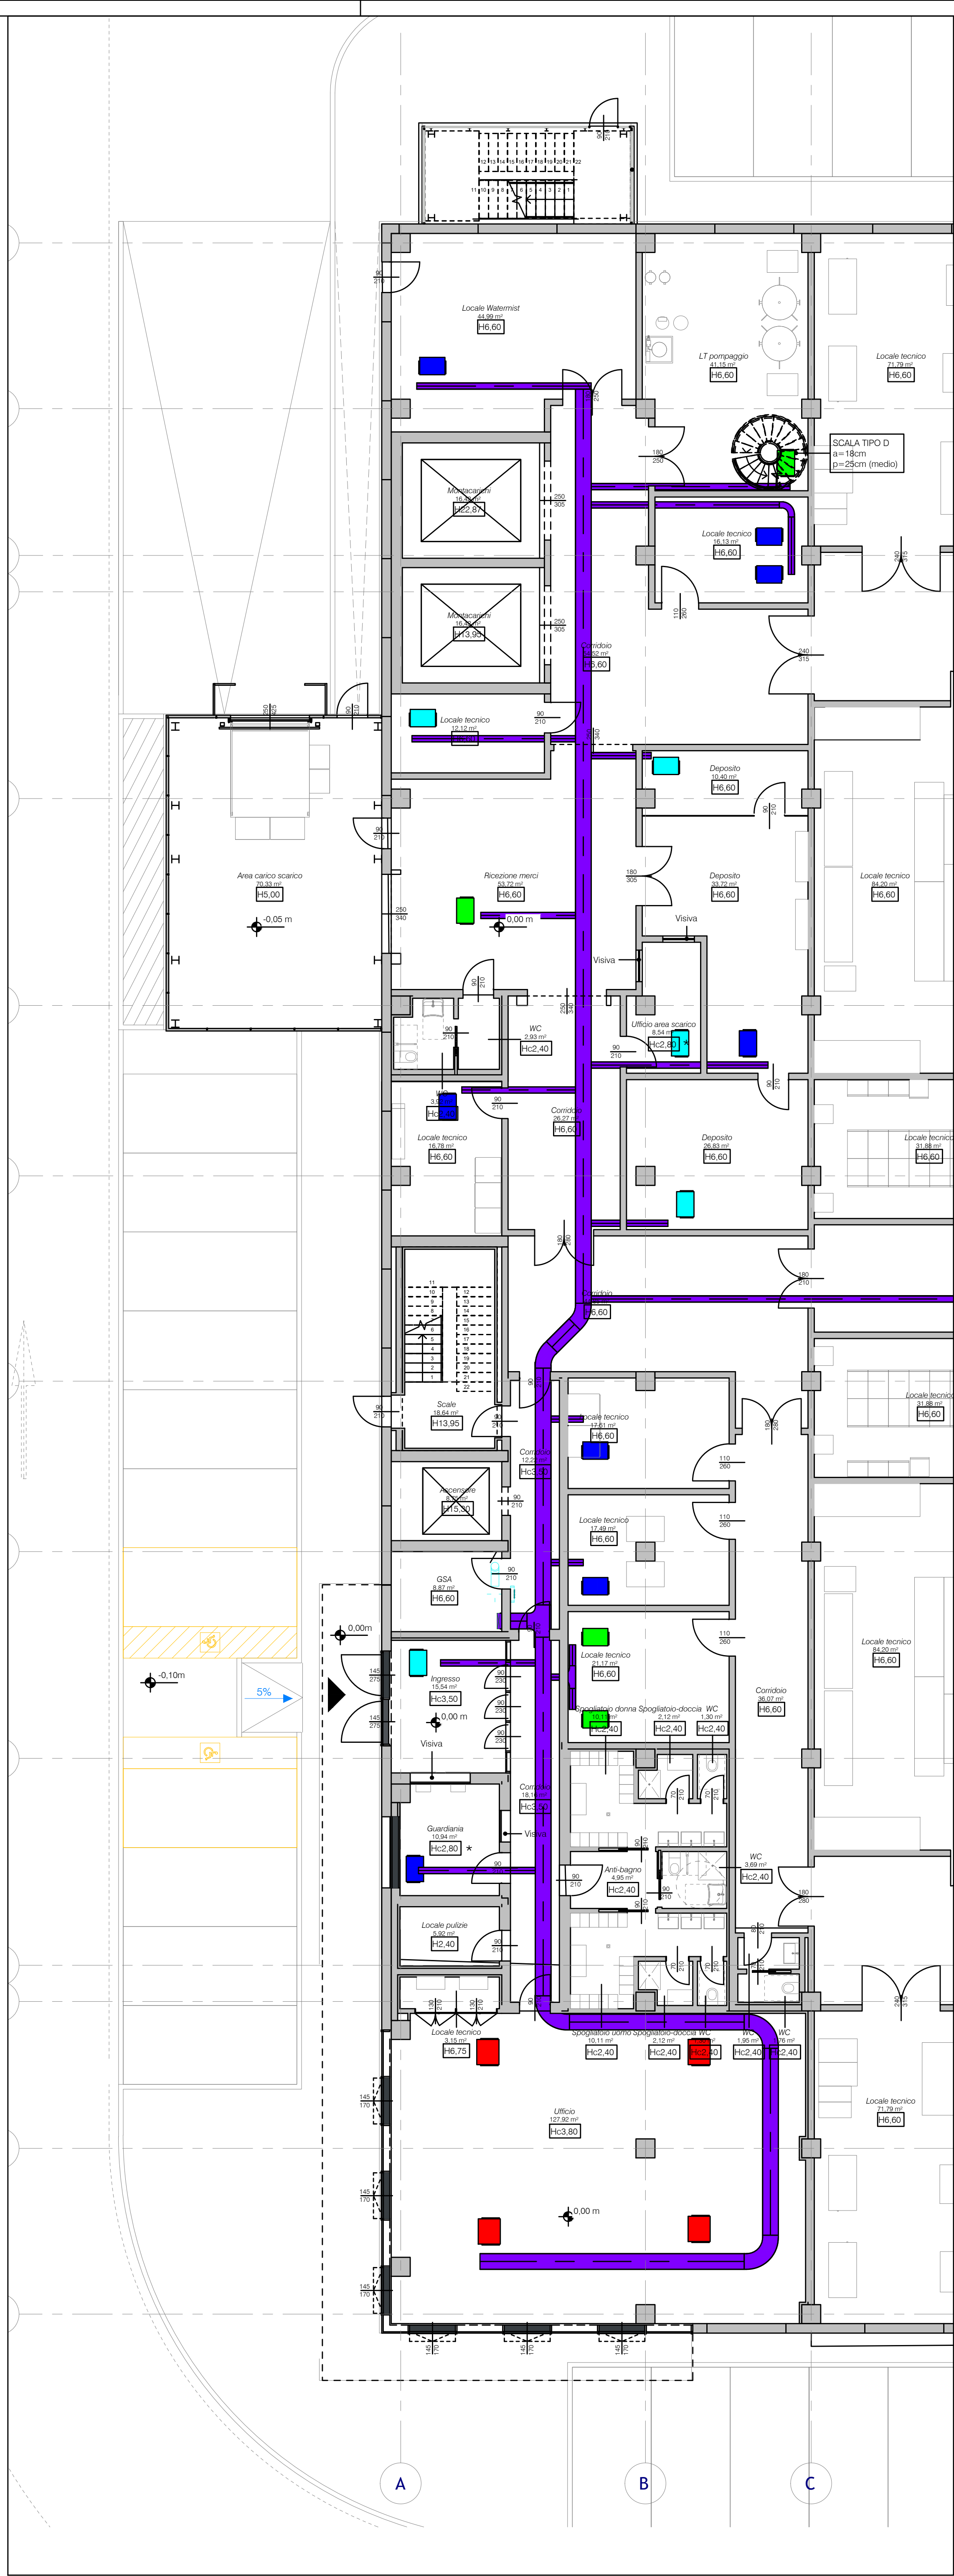

Impianto VRF - Piano terra

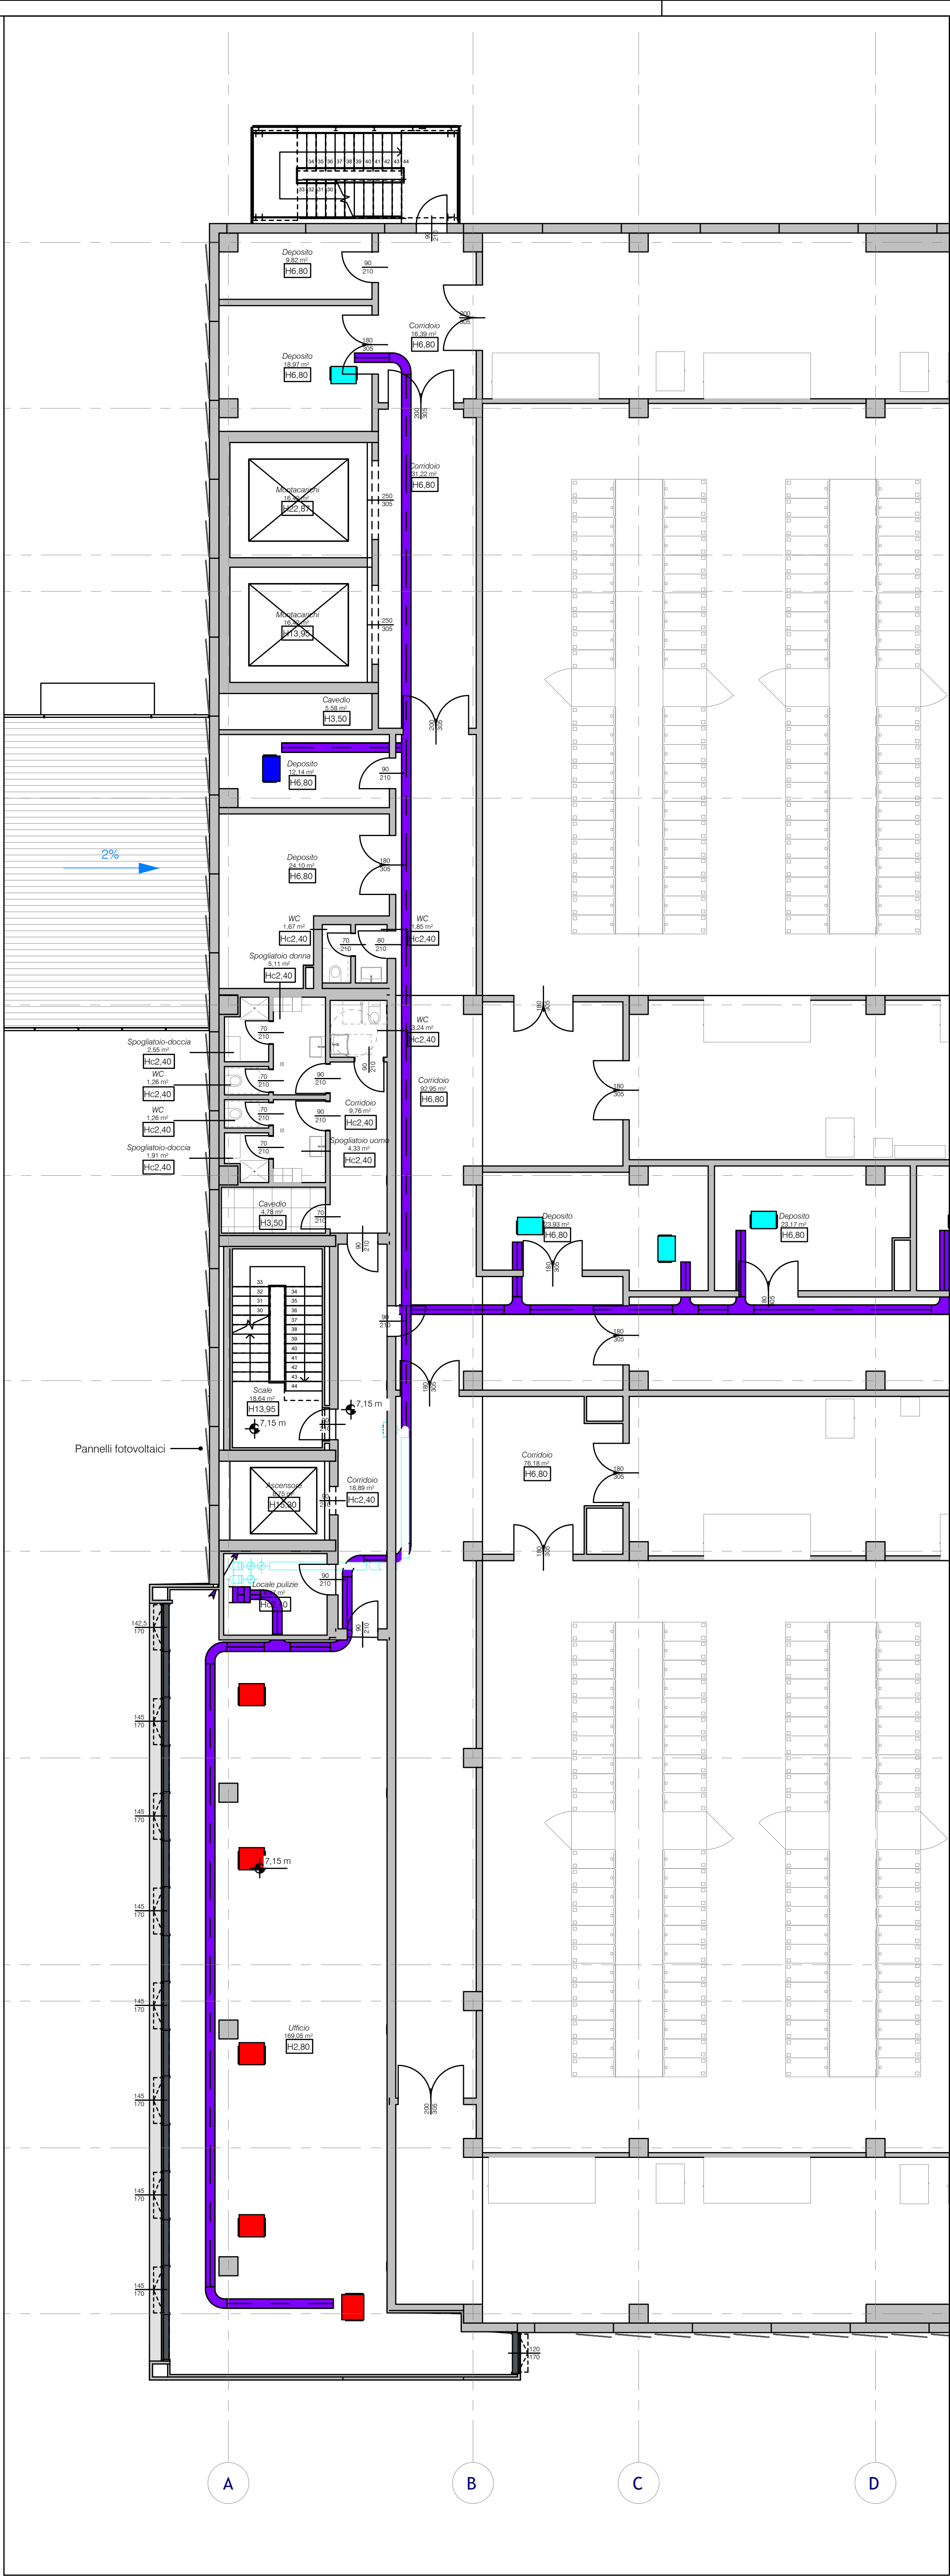

Impianto VRF - Piano primo

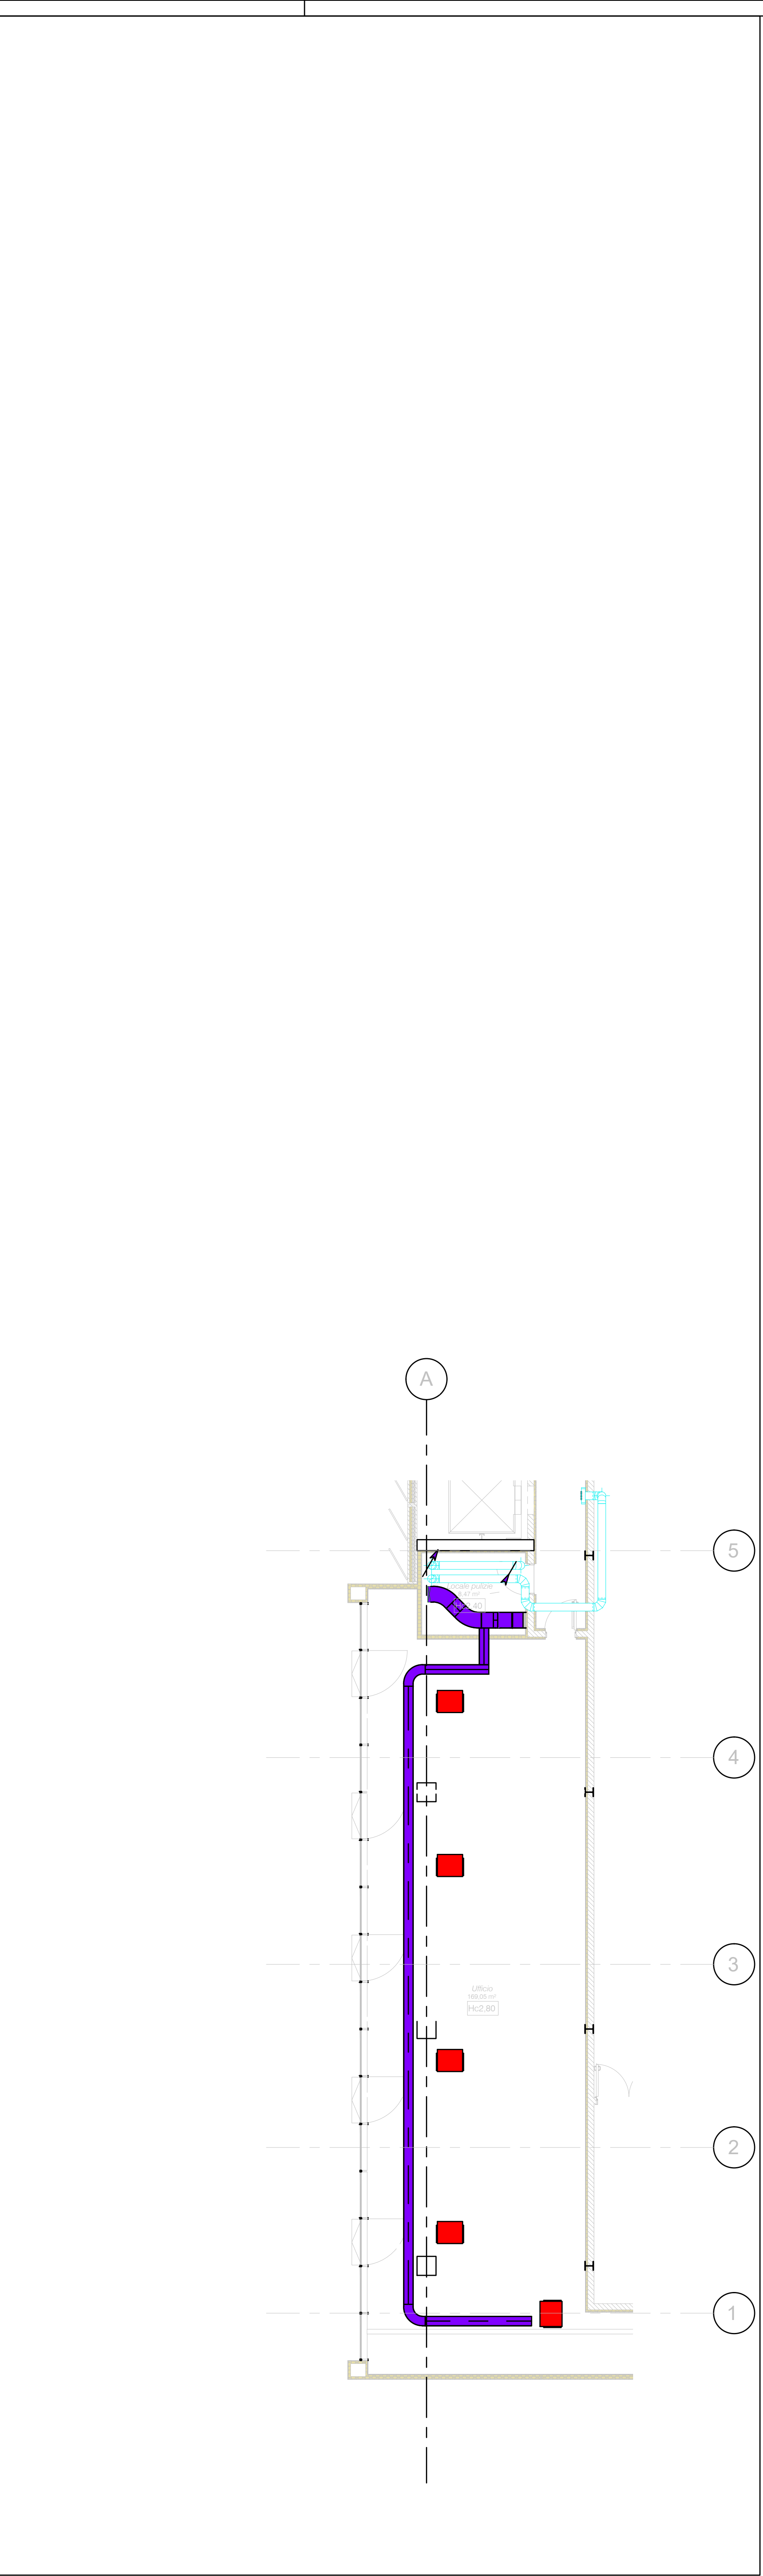

Impianto VRF - Piano secondo

LEGENDA	
	Unità interna T1 - 1 700W
	Unità interna T2 - 2 200W
	Unità interna T3 - 2 800W
	Unità interna T4 - 3 600W
	Unità interna T5 - 16 000W

REV.	DATA / DATE	DESCRIZIONE / DESCRIPTION	IL RICHIEDENTE	IL PROGETTISTA
+	16/11/2025	Aggiornamento cartello		
L22DC L22 DC è una divisione di: Lombardini22 S.p.A. Via Lombardini 22 20143 Milano, Italia T +39 02 84 99 62 00 F +39 02 83 30 13 97 www.l22.it Capitale sociale Euro 100.000 i.v. C.F. 01540300969 - R.I.A. 1627999 Sistema di gestione qualità conforme alla UNI EN ISO 9001:2008 - Certificato Nr. 50 100 8919 via TUV Italia				
COMMITTENTE / CLIENT: DATA 4 Milan S.p.A. Sede: Piazza E. Duse, 2, 20122 Milano data4milan@legalmail.it				
PROGETTO / PROJECT: D4-MIL 1 (DC 12 -DC14)- Nuovi edifici produttivi ad uso Data Center Via Monzoro 101-105, 20007 Cornaredo (MI), ITALY				
PROGETTISTA / DESIGNER: L22 - Roberto Cereda - Iscritto all'Ordine degli Ingegneri di Brescia n°2609 Indirizzo: Via Elia Lombardini 22, 20143, Milano - Mail: ufficio tecnico@l22.it - Pec: lombardini22@legalmail.it				
OGGETTO / OBJECT: Procedimento Unico D.P.R. 160/2010 art. 7, L.R. 12/2005 art. 97 Nuova costruzione di edificio produttivo ad uso Data Center				
TITOLO / DESCRIPTION: Impianto VRF Pianta piano terra, piano primo e piano secondo				
DISEGNATO DA: DRAWN BY: FORMAT:	CONTROLLATO DA: CHECKED BY: NOME FILE / FILE NAME:	DATA / DATE: 16/12/24	SCALA / SCALE: 1:100	DATA REV: 10/11/2025
A0	4266_L22_AM-0002a	4266	COMMESSA / JOB: TAVOLA / DRAWING: AM-0002	REV.: 8