


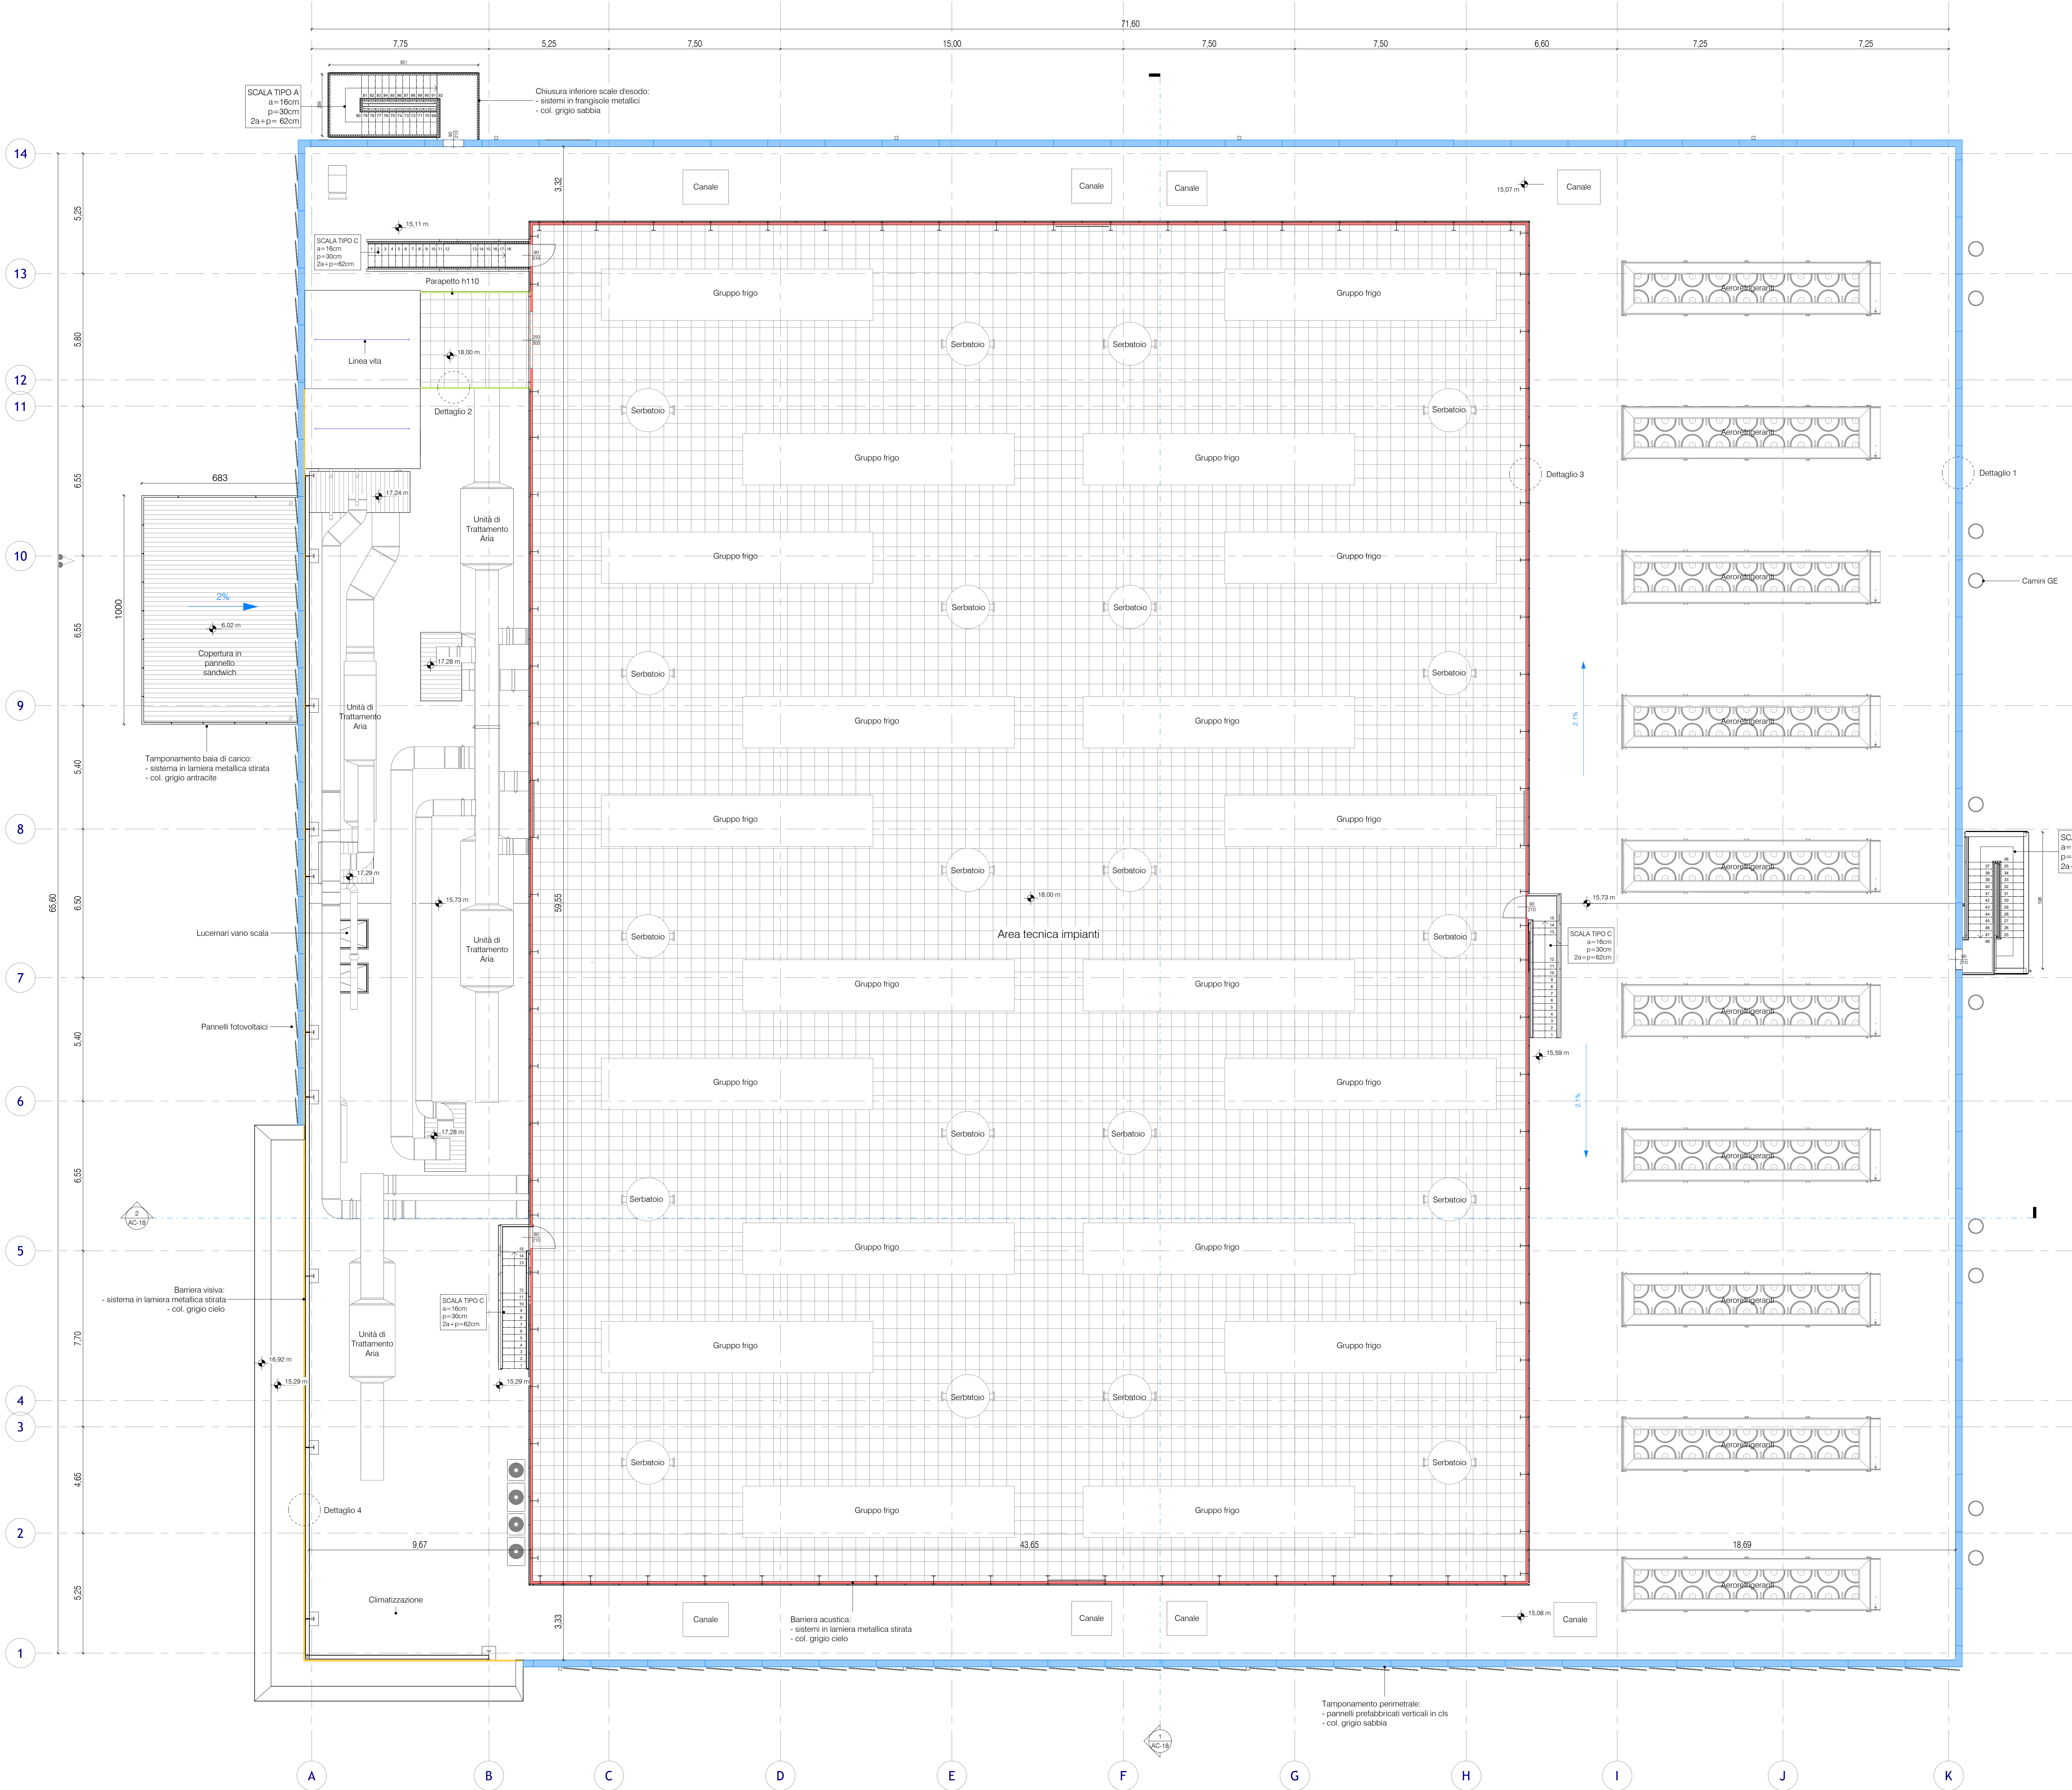

- NOTE GENERALI
- Tutti i servizi igienici sono dotati di aspirazione meccanica continua tale da garantire un ricambio d'aria pari a 8 vol/h.
 - I nuovi servizi igienici saranno realizzati in conformità dell'abbattimento barriere architettoniche come da D.M. 236/89 e L.R. Lombardia 6/89.
 - Gli spogliatoi rispettano le caratteristiche del Reg. Locale Igiene Lombardia tit.III cap.1.1_punto 3.11.8-3.11.9. Gli ambienti saranno dotati di aerazione artificiale come da Tabella 2 dell'aggiornamento Tit. III Reg. Locale Igiene.
 - Vespasio: in alternativa al vespasio aerato, per esigenze tecniche, verrà utilizzato un isolamento in vetro cellulare tipo "foamglas" (soluzione come da *punto 2 de* dell'aggiornamento Tit. III Reg. Locale Igiene).
 - Ascensori: cabina minima cm 150x137 e porta scorrevole cm 90 come da L.R.6/89.
 - Montacarichi: cabina cm 250x305 e porta cm 250.


- Collegamenti verticali
- SCALA tipo A: struttura in acciaio
- Pedata 30 cm
 - Alzate 16 cm
 - N. alzate max per rampa 12 (dell'aggiornamento Tit. III Reg. Locale Igiene)
 - Rampa larghezza minima cm 120
 - pianerottolo cm 120 x cm 120
 - Parapetto in acciaio h cm 110
- SCALA tipo B: struttura in c.a.
- Pedata 30 cm
 - Alzate 16 cm
 - N. alzate max per rampa 12 (dell'aggiornamento Tit. III Reg. Locale Igiene)
 - Rampa larghezza minima cm 120
 - pianerottolo cm 120 x cm 120
 - Parapetto in acciaio h cm 110
- Il vano scala intorno (scala B) avrà aerazione ed illuminazione naturale pari ad 1 mq a piano, tramite apertura in sommità di mq 3,0
- SCALA tipo C: struttura in acciaio
- Pedata 30 cm
 - Alzate 16 cm
 - N. alzate max per rampa 12 (dell'aggiornamento Tit. III Reg. Locale Igiene)
 - Rampa larghezza minima cm 120
 - pianerottolo cm 120 x cm 120
 - Parapetto in acciaio h cm 110
- SCALA tipo D: struttura in acciaio
- utilizzo per accesso vano tecnico solo per manutenzione.

UFFICI:

- Tit. III *Regolamento Locale Igiene* gli uffici (guardiana e ufficio area scarico) di superficie massima di mq 20 realizzati all'interno di ambienti lavorativi possono usufruire di sola illuminazione artificiale (*Punto 4*) e impianto di condizionamento (*Punto 2*- Tabella n.2 - lett. e)

LOCALI SENZA PERMANENZA DI PERSONE

- I locali saranno dotati di impianti di illuminazione ed aerazione artificiale come meglio specificato nelle relazioni impiantistiche.

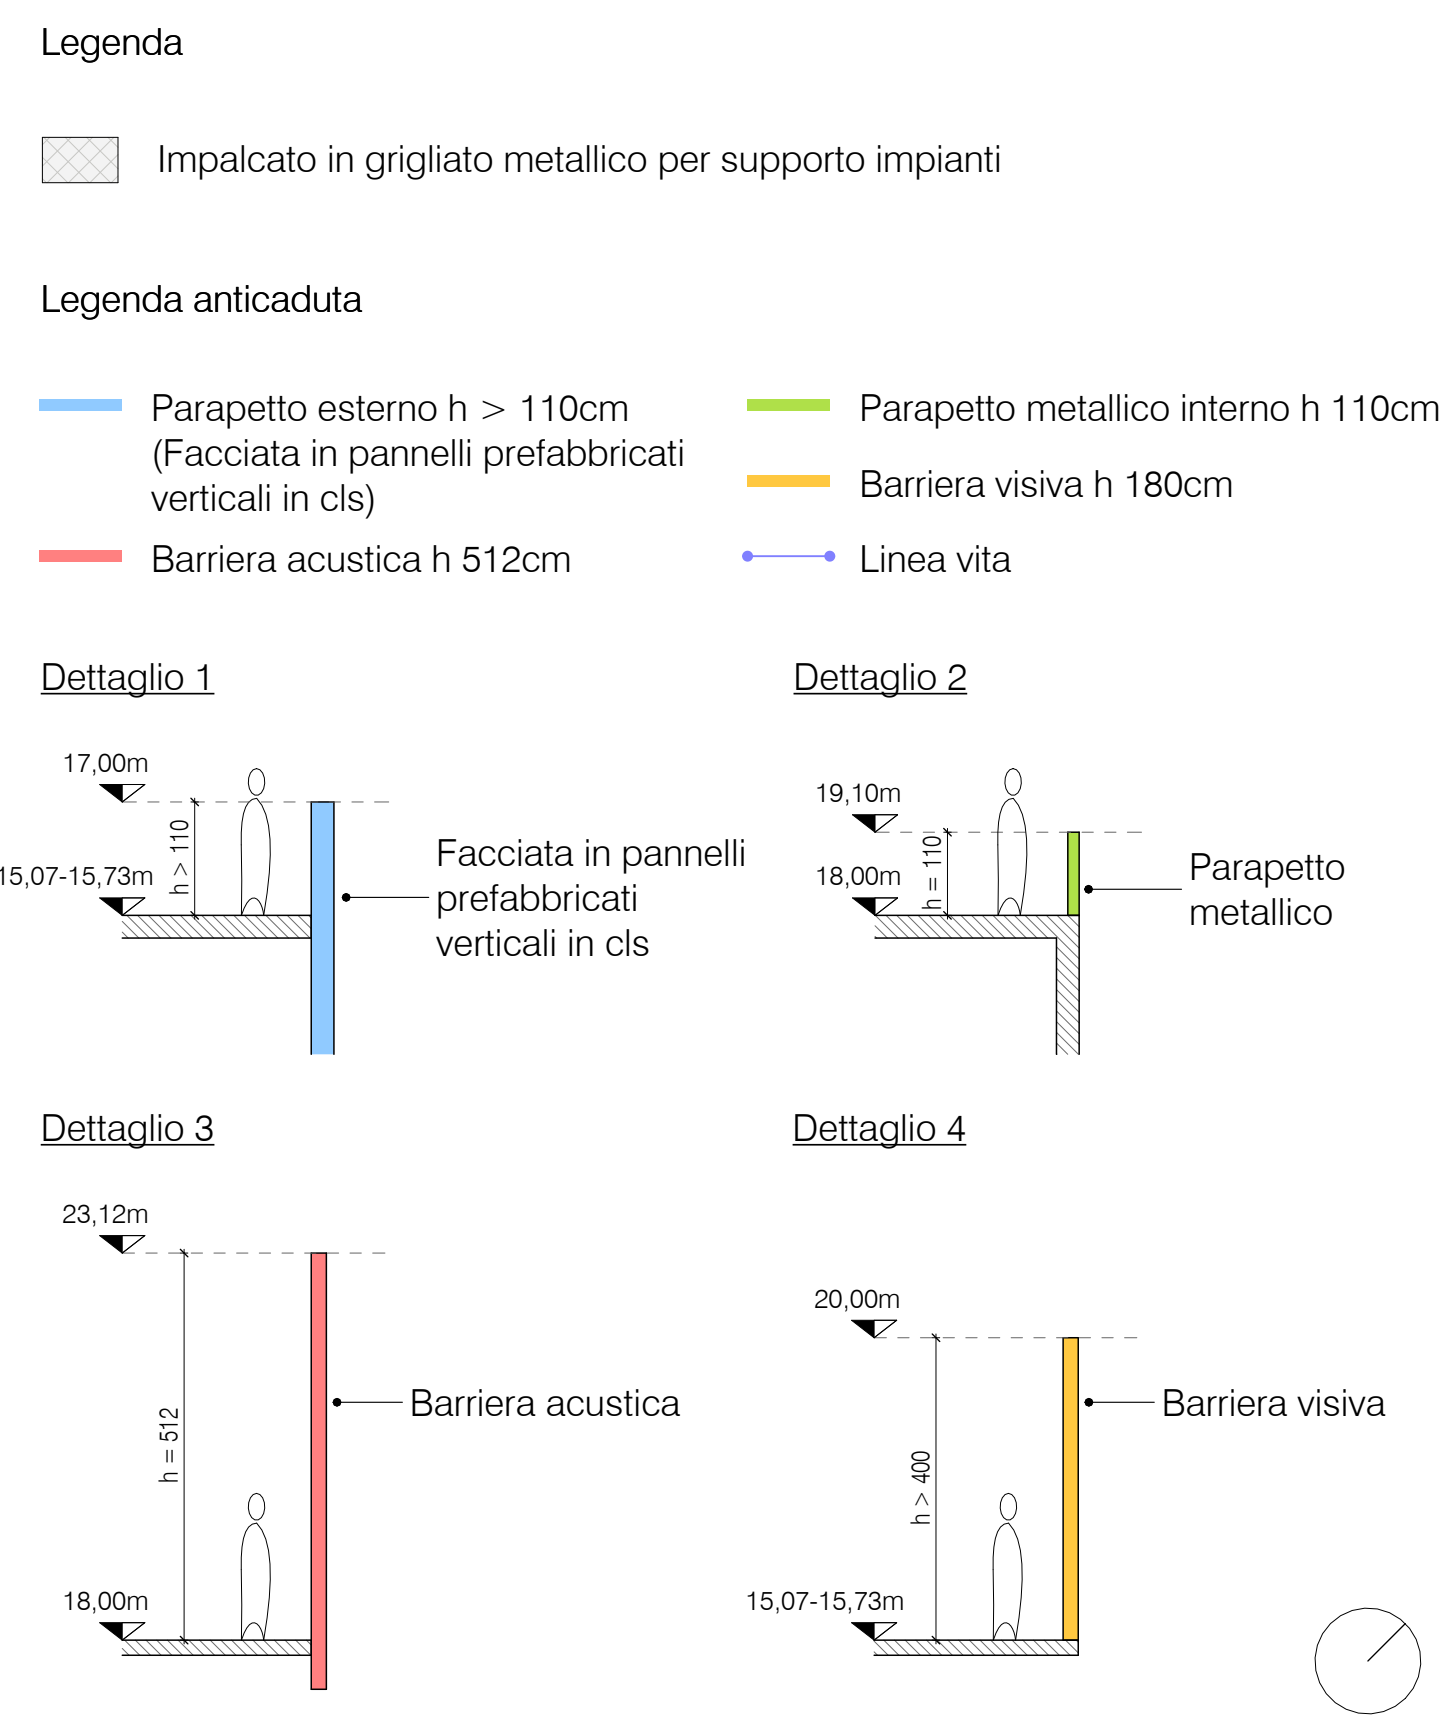

REV. DATA / DATE		DESCRIZIONE / DESCRIPTION	IL RICHIEDENTE	IL PROGETTISTA
a		10/11/2025	Aggiornamento cartello	
L22DC L22 DC è una divisione di: Lombardini22 S.p.A. Via Lombardini 22 20143 Milano, Italia T +39 02 86 59 62 00 F +39 02 83 30 13 97 info@l22.it				
Capitale sociale Euro 100.000 i.v. C.F. P.IVA: 05505000968 R.I.S.A. 1627899 Sistema di gestione qualità conforme alla UNI EN ISO 9001:2008 - Certificato Nr. 50 100 83119 del TÜV Italia				
COMMITTENTE / CLIENT: DATA 4 Milan S.p.A. Sede: Piazza E. Duse, 2, 20122 Milano data4milano@legaimail.it				
PROGETTO / PROJECT: D4-MIL 1 (DC 12-DC14)- Nuovi edifici produttivi ad uso Data Center Via Morzoro 101-105, 20007 Cornaredo (MI), ITALY				
PROGETTISTA / DESIGNER: L22 - Marco Amosio - Iscritto all'Ordine degli Architetti di Torino n°4157 Indirizzo: Via Elia Lombardini 22, 20143, Milano - Mail: ufficio.tecnico@l22.it - Pec: lombardini22@legalmail.it				
OGGETTO / OBJECT: Procedimento Unico D.P.R. 160/2010 art. 7, L.R. 12/2006 art. 97 Nuova costruzione di edificio produttivo ad uso Data Center				
TITOLO / DESCRIPTION: Edificio tipo - Pianta piano copertura - Stato di progetto				
DISEGNATO DA: DRAWN BY: LMO	CONTROLLATO DA: CHECKED BY: MA	DATA / DATE: 16/12/2024	SCALA / SCALE: 1 : 100	DATA REV.: 10/11/2025
FORMAT: A0	NOME FILE / FILE NAME: 4266_AC-17a	COMMESSA / JOB: 4266	TAVOLA / DRAWING: AC-17	REV.: a